


5025209E  
5741500

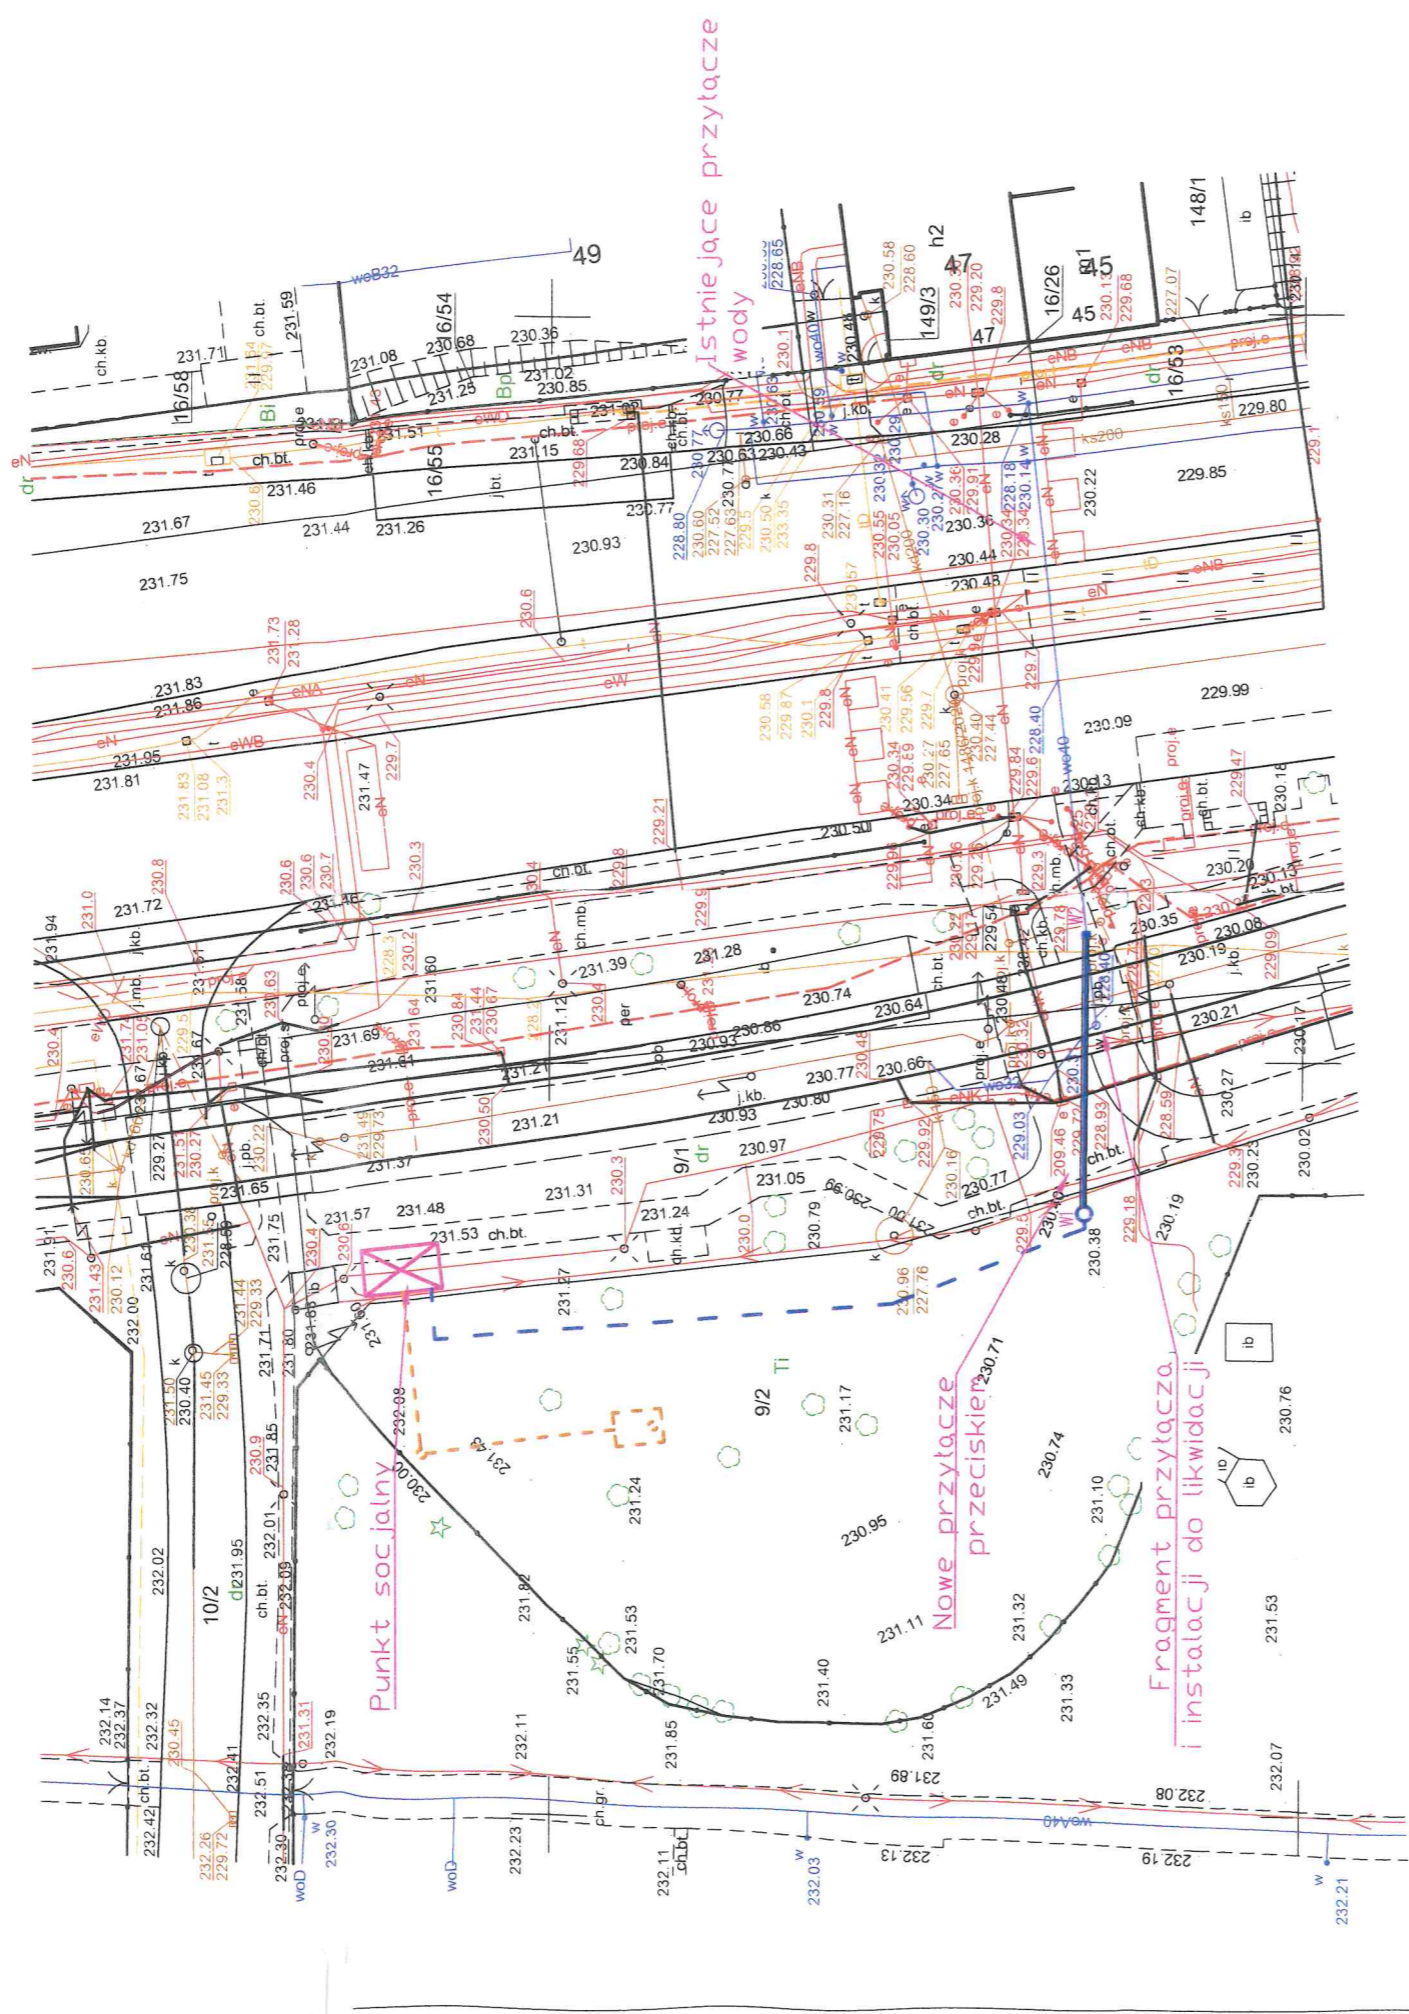

- Projektowane przyłącze wody
- Istniejące przyłącze wody
- - - Proj. zew. instalacja wody do punktu socjalnego wg. odrębnego opracowania
- - - Proj. zew. instalacja kanalizacji do punktu socjalnego wg. odrębnego opracowania

pkt	opis	Y	X
W1	St udnia wodomierzowa 1000mm	6602590,61	5741412,41
W2	Włączenie w istniejące przyłącze	6602608,64	5741414,43

Instalisse Sp. z o.o.  
NIP: 9472000555



Łódź, ul. Kaczeńcowa 10  
tel: 735-667-376

Tytuł: Plan zagospodarowania terenu

Numer rysunku: 1

Mapa zgodna ze stanem faktycznym

Data: Wrzesień 2024

Adres inwestycji: dz. 9/1 i 9/2 ob. B-51  
ul. Strykowska, Łódź

Poświadcza się, że niniejszy dokument został opracowany w wyniku prac, których rezultaty zawiera operat techniczny wpisany do ewidencji materiałów państwowego zasobu geodezyjnego i kartograficznego.	PREZIDENT MIASTA ŁÓDZI wykonujący zadania z zakresu administracji rządowej
Nazwa organu prowadzącego państwowy zasób geodezyjny i kartograficzny	P.1106.102.9.2024.965
Identyfikator ewidencyjny operatu technicznego	2024-09-03
Data przyjęcia operatu technicznego do zasobu	Katarzyna Gowździakiewicz
Imię, nazwisko i podpis osoby reprezentującej organ	

*Za zgodność*  
*z oryginałem*  
mgr inż. Jakub Siefankiewicz  
Lokalizacja eudensyjna do projektowania  
kierowana bez ograniczeń specjal: instalacyjnej  
w zakresie sieci, instalacji, urządzeń cieplnych,  
wody i urządzeń wodociągowych  
Instalisse Sp. z o.o.  
ul. Kaczeńcowa 10  
14-1111-1111 4980/PWBS/23

Projektant:  
mgr inż. Jakub Siefankiewicz  
upr. LOD/4980/PWBS/23

Skala: 1:500

m. Łódź  
Łódź – Górna  
Obręb: B-51  
106102\_9.0051  
ul. Strykowska

### MAPA DO CELÓW PROJEKTOWYCH

w skali 1:500

Mapę niniejszą wykonano na podstawie numerycznej mapy zasadniczej m. Łodzi nr sekcji: 6.164.33.20.3.1  
1. Układ współrzędnych: „2000”  
2. Poziom odniesienia: PL – EVRF2007 – NH

WYKONAŁA:

Kierownik prac:

GRÓDETA URBANISTYKA  
mgr inż. Jakub Siefankiewicz  
ul. Kaczeńcowa 10  
14-1111-1111 4980/PWBS/23