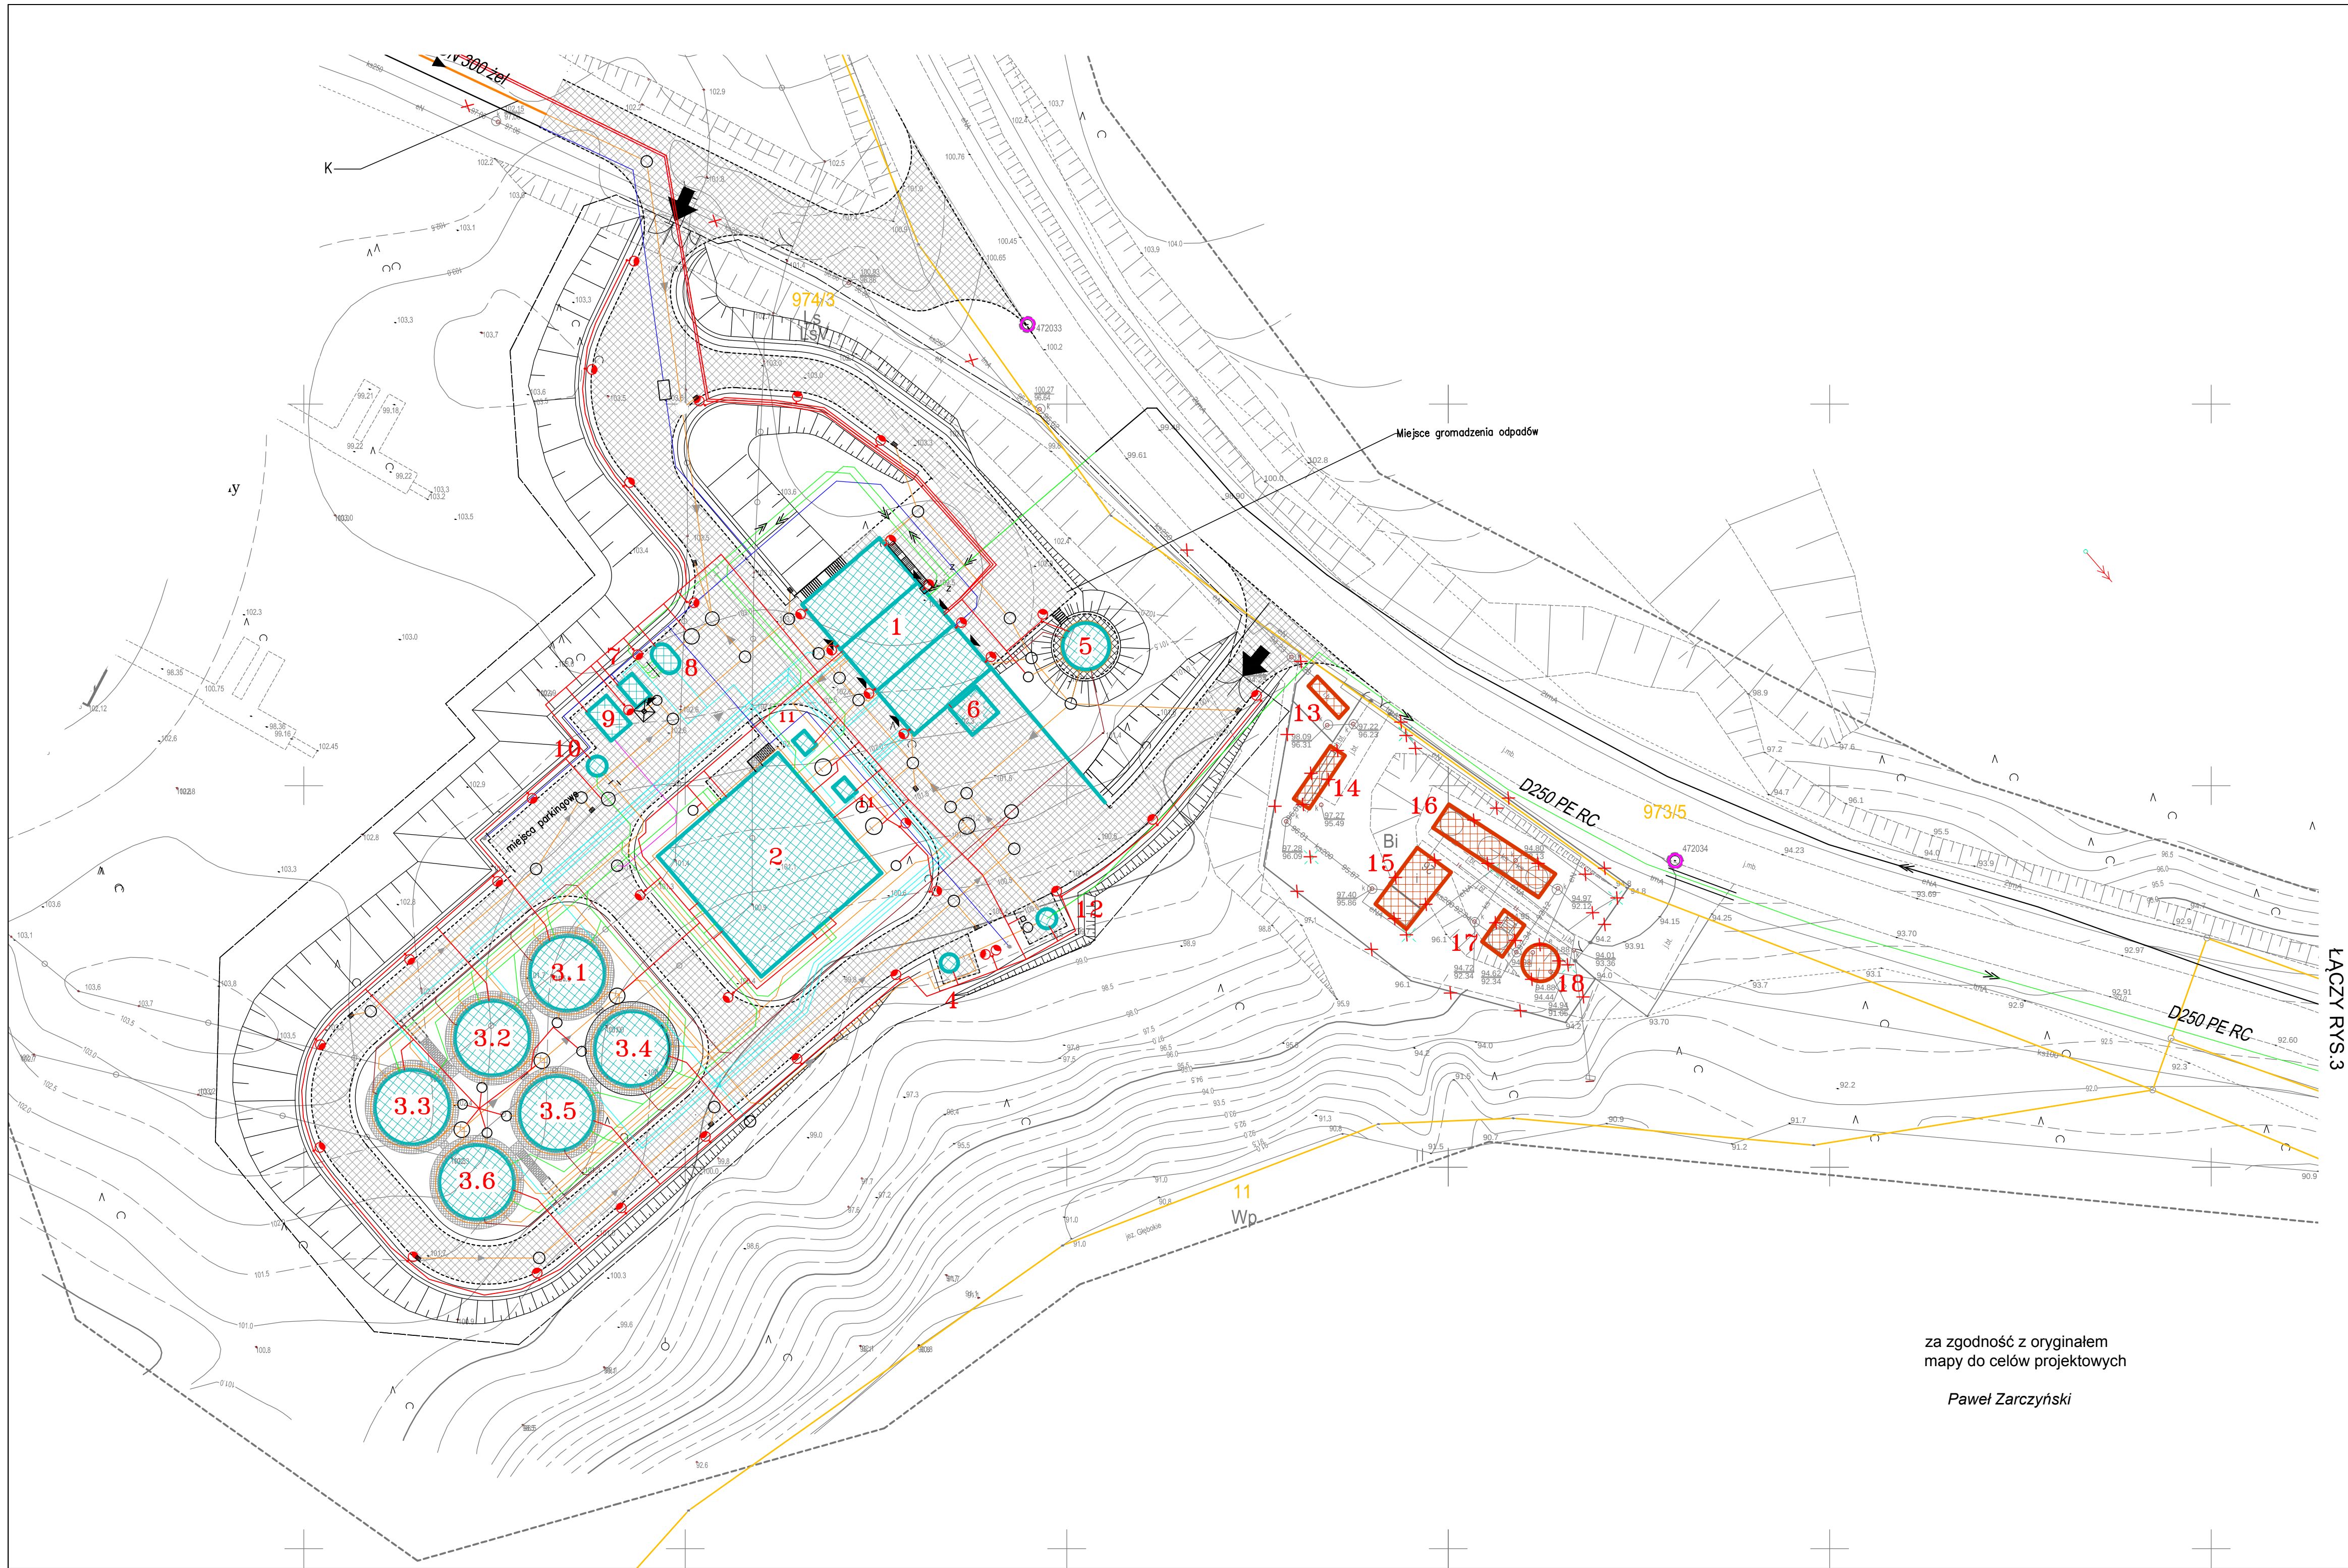
 
 




za zgodność z oryginałem
mapy do celów projektowych

Paweł Zarczyński

OBIEKTY BUDOWANE

-  OBIEKTY PROJEKTOWANE
-  OBIEKTY DO ROZBÓRKI
- 1

BUDYNEK TECHNICZNY I OBSŁUGI
- 2

ZBIORNIK RETENCYJNY
- 3.1–6

REAKTORY SBR
- 4

KOMORA POMIAROWA ŚCIEKÓW OCZYSZCZONYCH
- 5

ZAGĘSZCZCZ OSADÓW
- 6

SIŁOS WAPNA
- 7

 
 
 
 
 
 
 
STACJA ZLEWCZA ŚCIEKÓW DOWOŻONYCH
- 8

 
 
 
 
PRZEPOMPOMNIA ŚCIEKÓW I
- 9

ZBIORNIK PIX
- 10

PRZEPOMPOMNIA ŚCIEKÓW II
- 11

URZĄDZENIA DO DEZODORYZACJI POWIETRZA
- 12

PRZEPOMPOWNIA ŚCIEKÓW OCZYSZCZONYCH
-  SCHODY I PODESTY STALOWE
-  NAWIERZCHNIE UTWARDZONE
-  RUROCIĄGI TŁOCZNE ŚCIEKÓW
-  KANAŁY GRAWITACYJNE ŚCIEKÓW
-  RUROCIĄGI OSADOWE
-  WODOCIĄGI
-  RUROCIĄGI POWIETRZA
-  RUROCIĄGI REAGENTA PIX
-  KABLE ELEKTROENERGETYCZNE
-  OPRAWY OŚWIETLENIOWE

-  STUDZIENKI
-  HYDRANT NADZIEMNY
-  ZASUWY
-  OGRODZENIE TERENU
-  WJAZD
NA TEREN ZAKŁADU
-  WEJŚCIA DO OBIEKTÓW

OBIEKTY ROZBIERANE

- 13

KOMORA WYRÓWNAWCZA – obiekt do rozbiórki
- 14

STANOWISKO KRATY I PIASKOWNIKA – obiekt do rozbiórki
- 15

BUDYNEK ZE ZŁOŻEM – obiekt do rozbiórki
- 16

OSADNIKI – obiekt do rozbiórki
- 17

KOMORA PRZED PRZEPOMPOWNIĄ – obiekt do rozbiórki
- 18

PRZEPOMPOWNIA ŚCIEKÓW – obiekt do rozbiórki
- ++

Obiekty do rozbiórki

-  Punkt geodezyjny pod ochroną



branża instalacyjna sanitarna
projektant
mgr inż. Paweł Zarczyński
ZAP/0062/POOS/05
16-701 Szczecin
ul. Żółta Węgrzeczka 58B
tel./fax. 91-408-38-28

branża konstrukcyjna
projektant
mgr inż. Marek Wasowicz
ZAP/0109/POOK/05
▼ spec.jośności konstrukcyjno-budowlane J

branża elektryczna
projektant
mgr inż. Arkadiusz Jurkiewicz
ZAP/0140/PWBE/19
▼ spec.jośności instalacyjnej w zakresie sieci, instalacji i urządzeń elektrycznych i elektroenergetycznych

branża drogowa
projektant
mgr inż. Stanisław Majer
ZAP/0190/PWOD/09
▼ spec.jośności drogowej

sprawdzający
mgr inż. Janusz Szczepiatko
nr upr. 93/Sz/79
▼ spec.jośności konstrukcyjno-budowlane J

branża instalacyjna sanitarna
inwestor:
Rejonowy Zarząd Infrastruktury w Szczecinie
ul. Narutowicza 17B
70-240 Szczecin

rozmiar inwestycji:
Część II
Zad. A nr 16348 Budowa oczyszczalni ścieków wraz z rozbiórką istniejącej oczyszczalni ścieków w kompleksie Głębokik;

zakres projektu:
Budowa oczyszczalni ścieków wraz z budową sieci kanalizacyjnej sanitarnej oraz wymianą istniejącej sieci kanalizacyjnej w kompleksie Głębokik

stadium:
PROJEKT ROZBIÓRKI ISTNIEJĄCEJ
tytuł rysunku:
PLAN ZAGOSPODAROWANIA TERENU

miejsce i data:
SZCZECIN, III 2021
skala:
1:500

nr rys.:
KR-00

Pracownia projektowa zastrzega sobie w stosunku do niniejszego projektu wszelkie prawa wynikające z ustawy o prawie autorskim.