

województwo mazowieckie
powiat żyrardowski
jednostka ewidencyjna: 143801_1-ŻYRARDÓW
obręb: 0004-OBRĘB 4
Działka: 4218/1-3
Skala 1:500
GK.6642.2121.2024


Nazwa organu prowadzącego: STAROSTWO POWIATOWE
pełnomocnik: STAROSTA POWIATU
geodezyjny i kartograficzny
identyfikator ewidencyjny: 438.2023.2161
materiał zasobu
Nazwa materiału zasobu: MAPA ZASADNICZA
Data wykonania kopii: 24-09-2024
materiał zasobu
Imię, nazwisko i podpis: Kz up. Piotr Krzyżanowski
osoba reprezentująca organ

STAROSTWO POWIATOWE
w ŻYRARDOWIE
ul. Limonowa 4B, kod 96-300
tel. 46 858-61-00, fax 46 855-20-21

LEGENDA:

	Projektowana instalacja kan. deszczowej PCV DN110-160
	Projektowany studnia DN425
	Projektowana skrzynka rozsączająca

Załącznik Nr
do decyzji, postanowienia, pisma,
załącznik do informacji
Nr 66640.5.133.2024
z dnia: 05.02.2025 r.

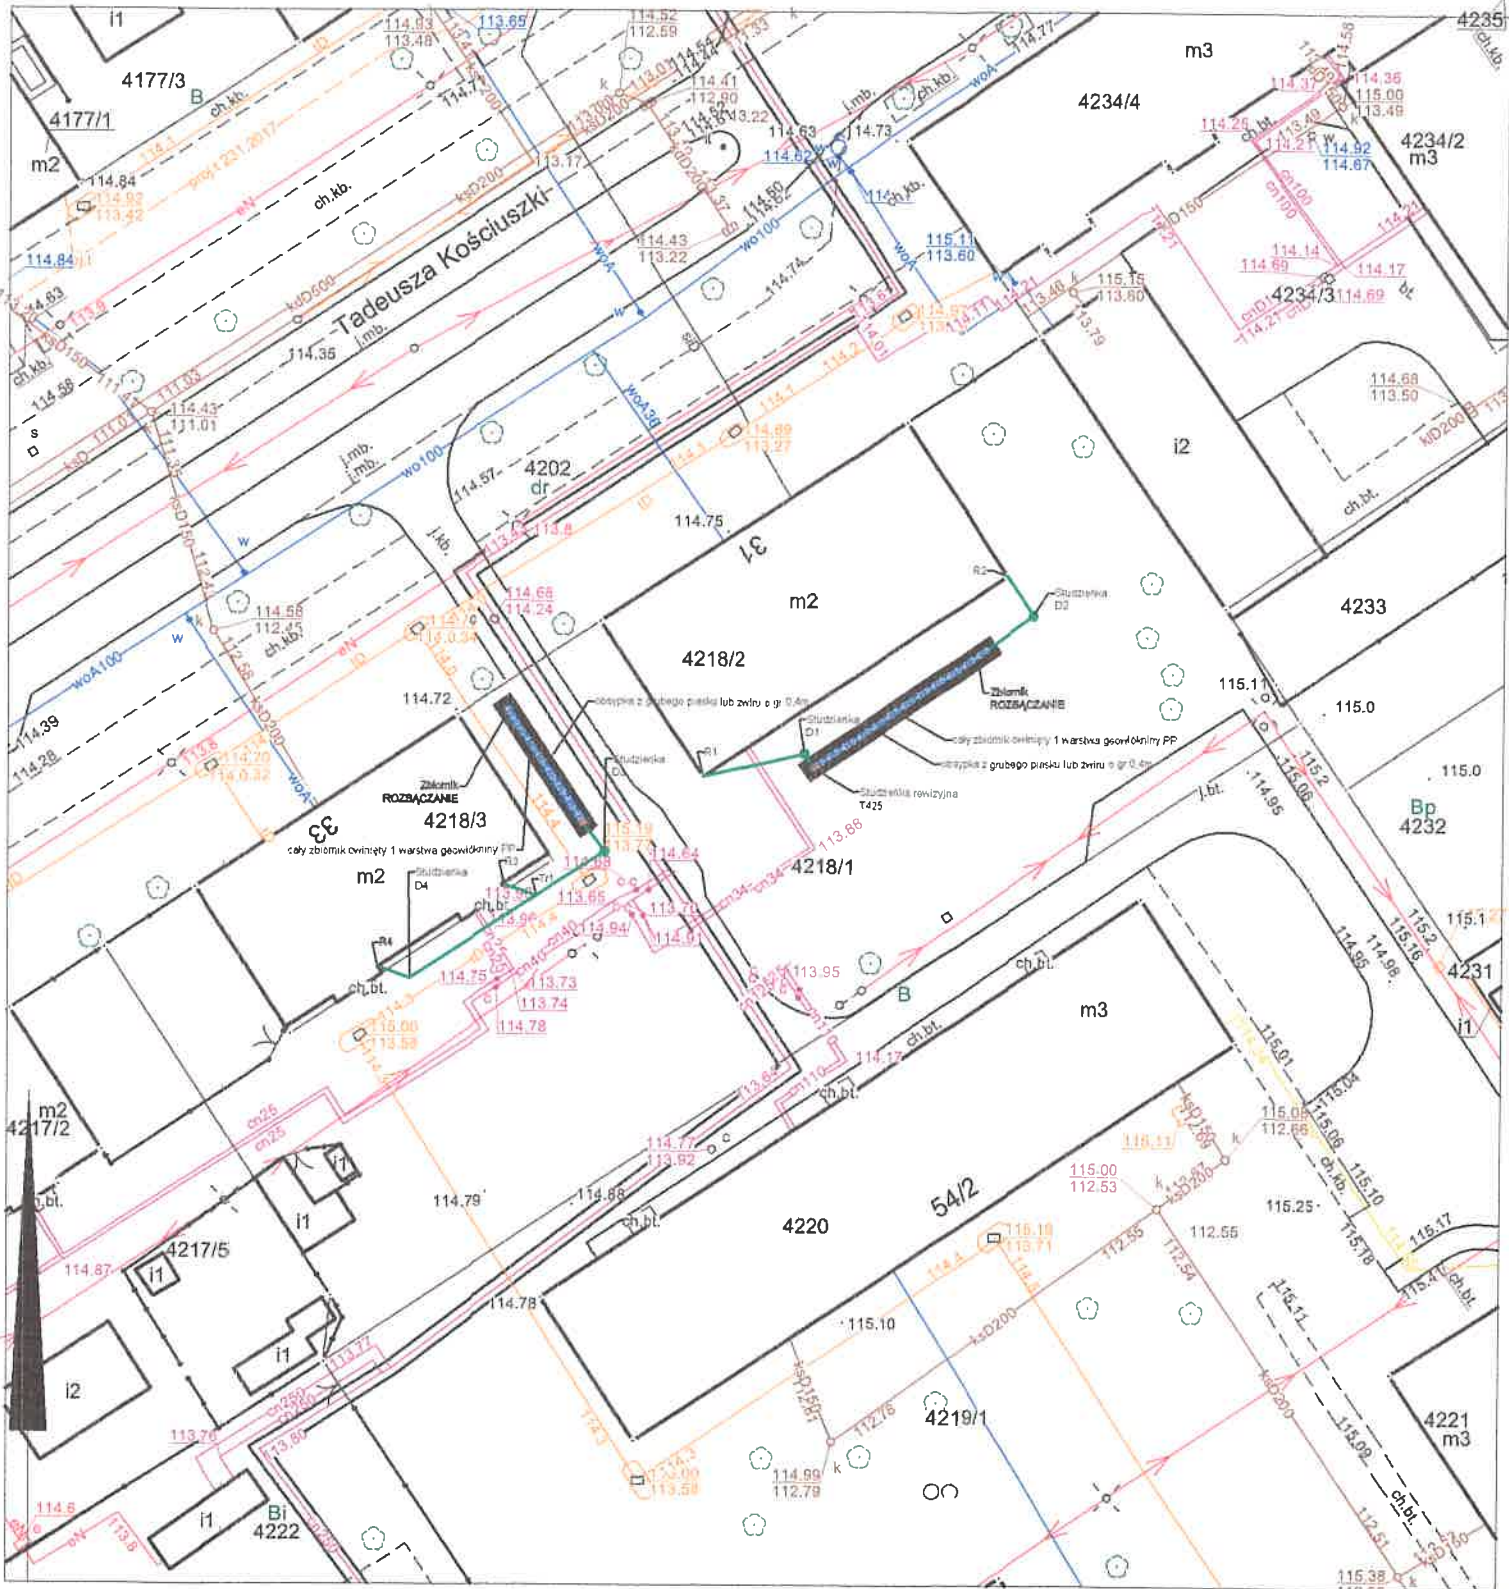

JEDNOSTKA PROJEKTOWA	Bud-Instal Monika Sieracka ul. Julianowska 42a/54 05-500 Piaseczno tel 790-880-877 e-mail: budinstalms@gmail.com
INWESTOR	Przedsiębiorstwo Gospodarki Mieszkaniowej Spółka z o.o. ul. Armii Krajowej nr 5, 98-300 Żyrardów
LOKALIZACJA OBIEKTU	Żyrardów, ul. Kościuszk, dz. nr 4218/1, 4218/2, 4218/3, obręb: 0004
TYTUL OPRACOWANIA	Odwodnienie terenu zewnętrznego (od strony podwórka) przy ul. Kościuszk 31, 33 w Żyrardowie
TYTUL RYSUNKU	Plan Zagospodarowania Terenu
PROJEKTOWAŁ	mgr inż. Monika Sieracka LOD/2810/PWBS/15
SPRAWDZIŁ	mgr inż. Marcin Łaska LOD/1625/POOS/11
DATA	Październik 2024
BRANŻA	SANITARNA
SKALA	1:500
NR RYS.	PZT