


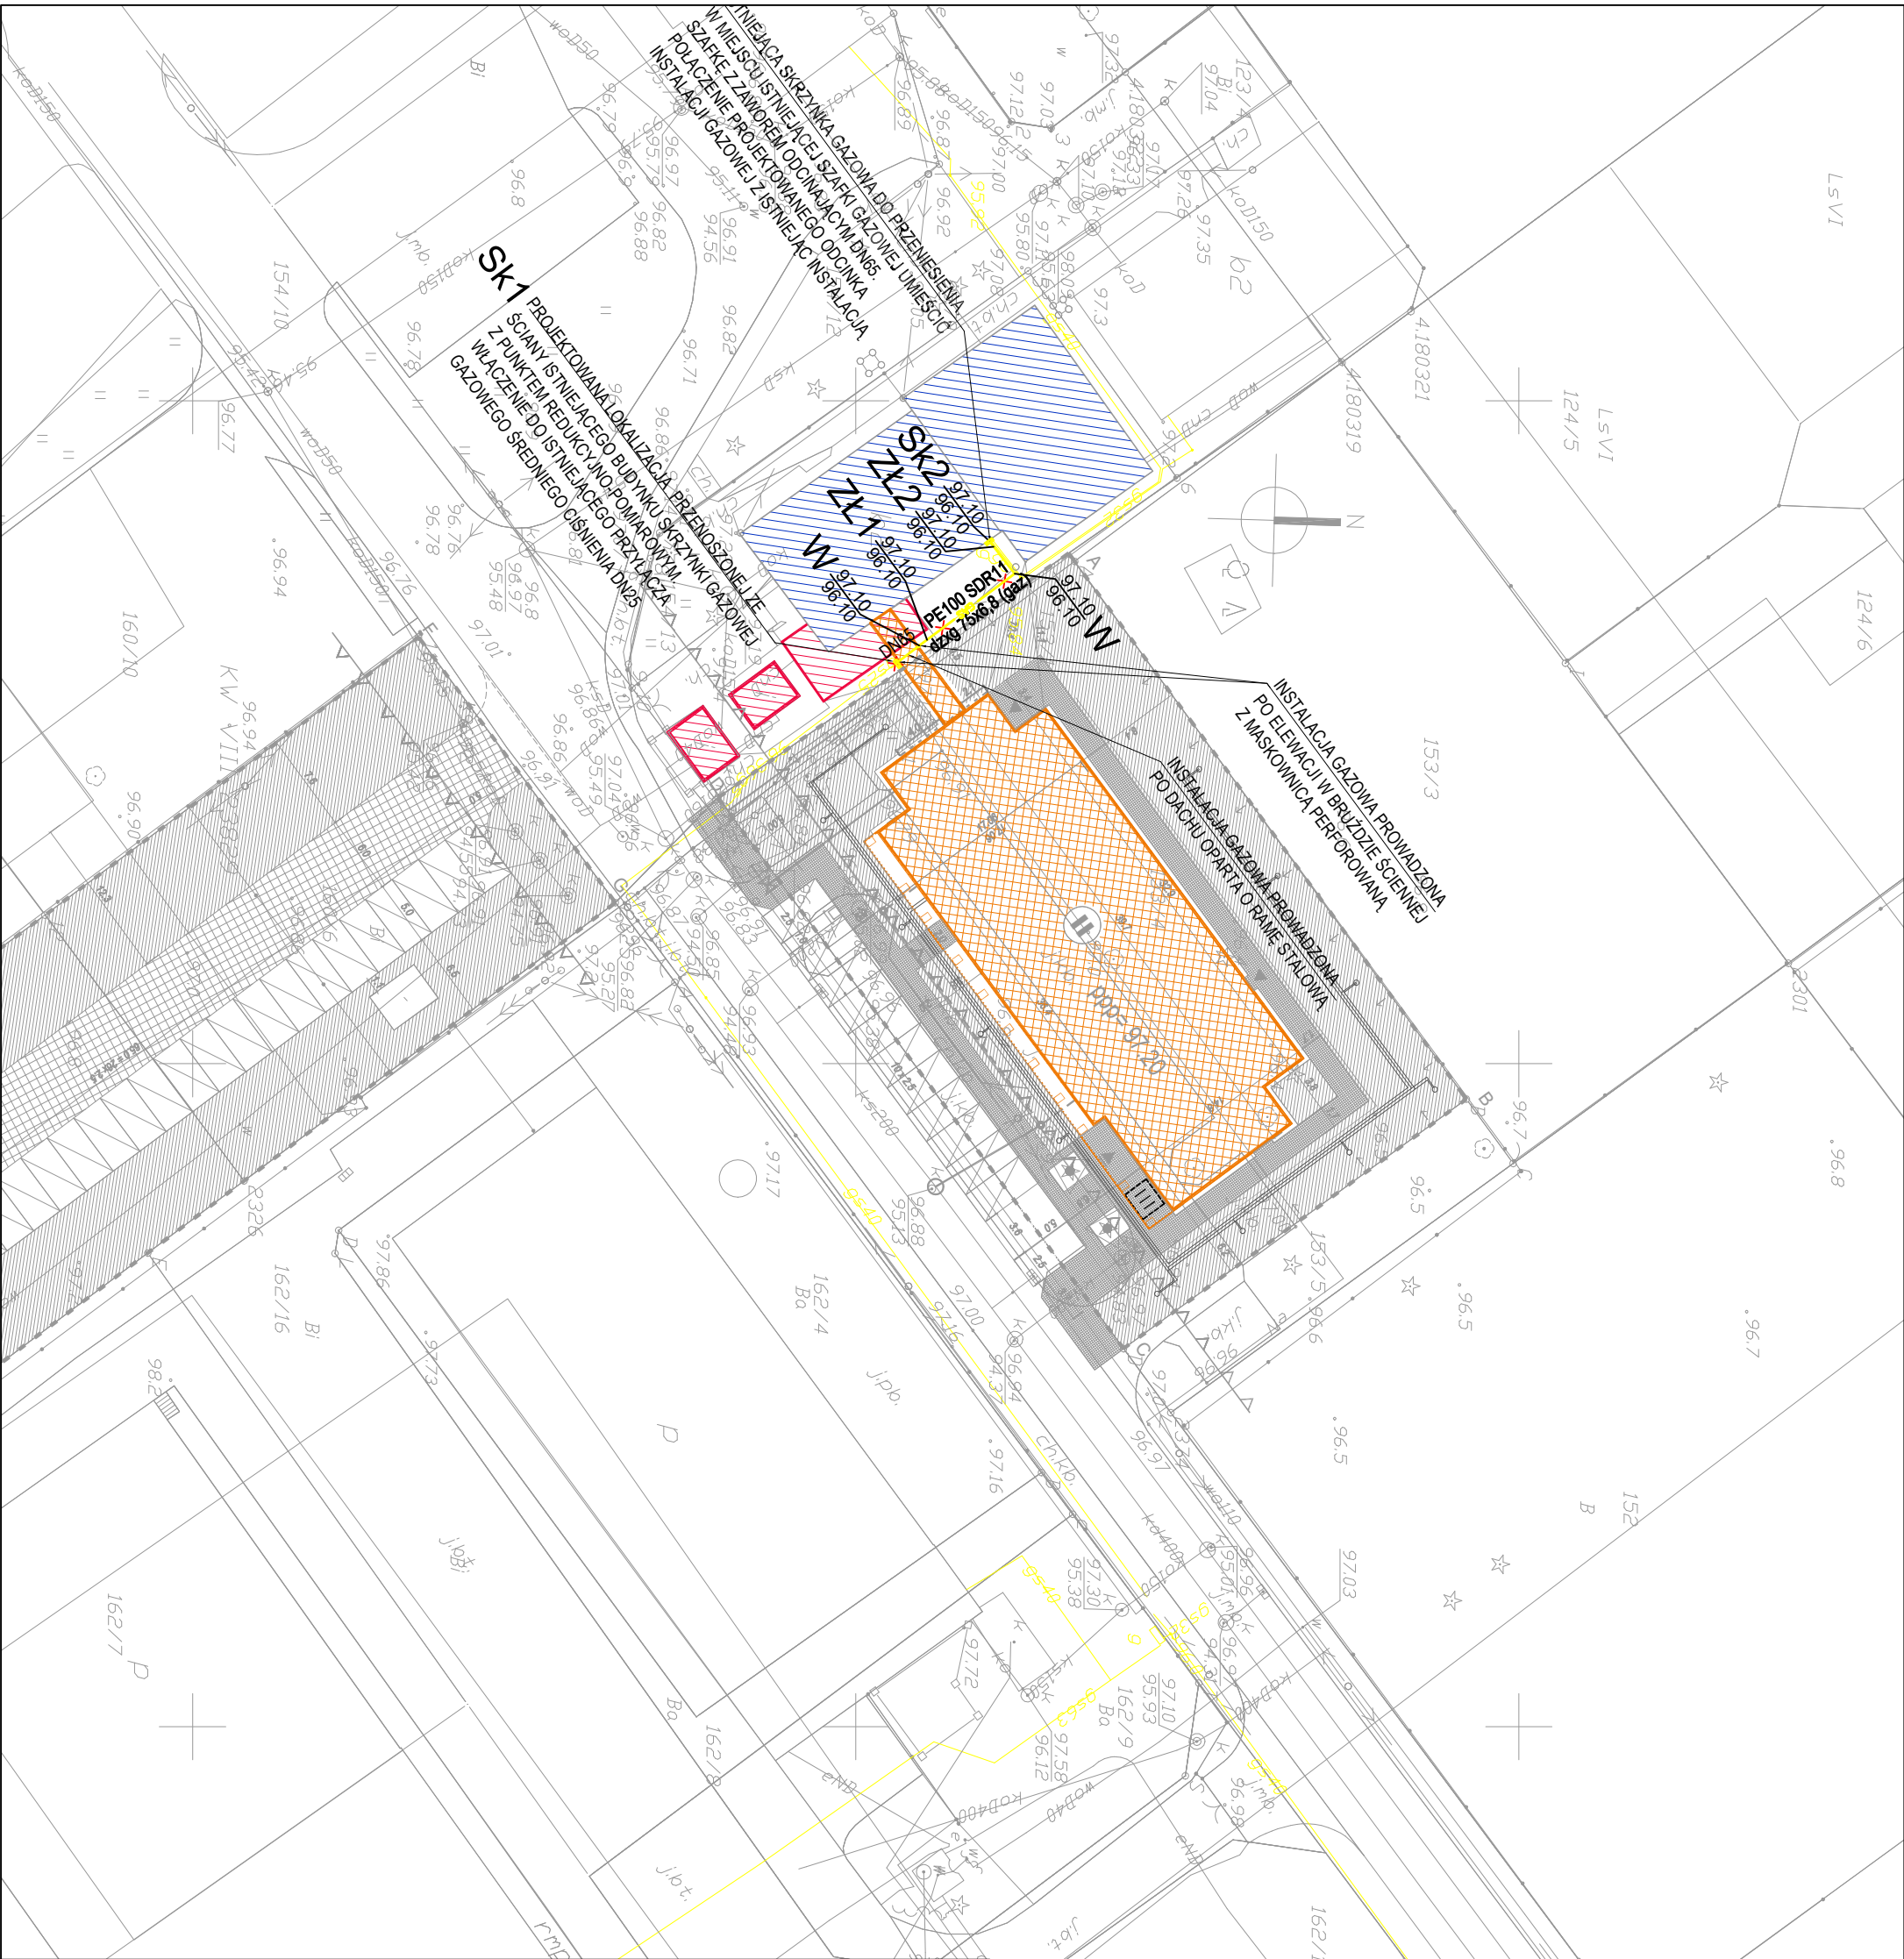

LEGENDA:

ABCDP

granicz teren działek 1501/1 153/4
w projektowaniu linii rozgraniczających

nieprzekraczalna linia zabudowy

istniejący budynek Wydziału Komunikacji

projektowany budynek

obiekt do demontażu lub rozbiórki
wyodrębnienie postępowania administracyjnego

likwidacja przyłącza gazowego

przebudowane przyłącze gazowe do
istniejącego budynku

strefa kontrolowana przyłącza gazowego o
szerokości 1m

BUDOWA BUDYNKU WYDZIAŁU KOMUNIKACJI
STAROSTWA POWIATOWEGO
W WOŁOMINIE

PROJEKT TECHNICZNY
TOM III INSTALACJE SANITARNE
ZESZYT 3 PRZEBUDOWA PRZYŁĄCZA GAZOWEGO
I INSTALACJI GAZOWEJ

Powiat Wołomiński
ul. Ignacego Prądzyńskiego 3
05-200 Wołomin

Jednostka projektowa:
AUTORSKA PRACOWNIA ARCHITEKTURY CAD SP. Z O.O.
ul. Zamieniecka 46, 04-158 Warszawa
tel. 22 740 11 45, 22 740 11 50

Projektant:
mgr inż. Łukasz Jagiełło
MAZ0019/PWBS22
w specjalności instalacyjnej w zakresie sieci,
instalacji i urządzeń ciepłoty, wentylacyjnych, gazowych,
wodociągów i kanalizacyjnych

Sprawdzający:
mgr inż. Maria Gładysz
MAZ00391/P00S13
w specjalności instalacyjnej w zakresie sieci,
instalacji i urządzeń ciepłoty, wentylacyjnych, gazowych,
wodociągów i kanalizacyjnych

Rysunek:
01
Nazwa rysunku:
PROJEKT ZAGOSPODAROWANIA TERENU
PLAN PRZYŁĄCZA GAZOWEGO

Skala: 1:500
data opracowania: styczeń 2025