


# RZUT PARTERU

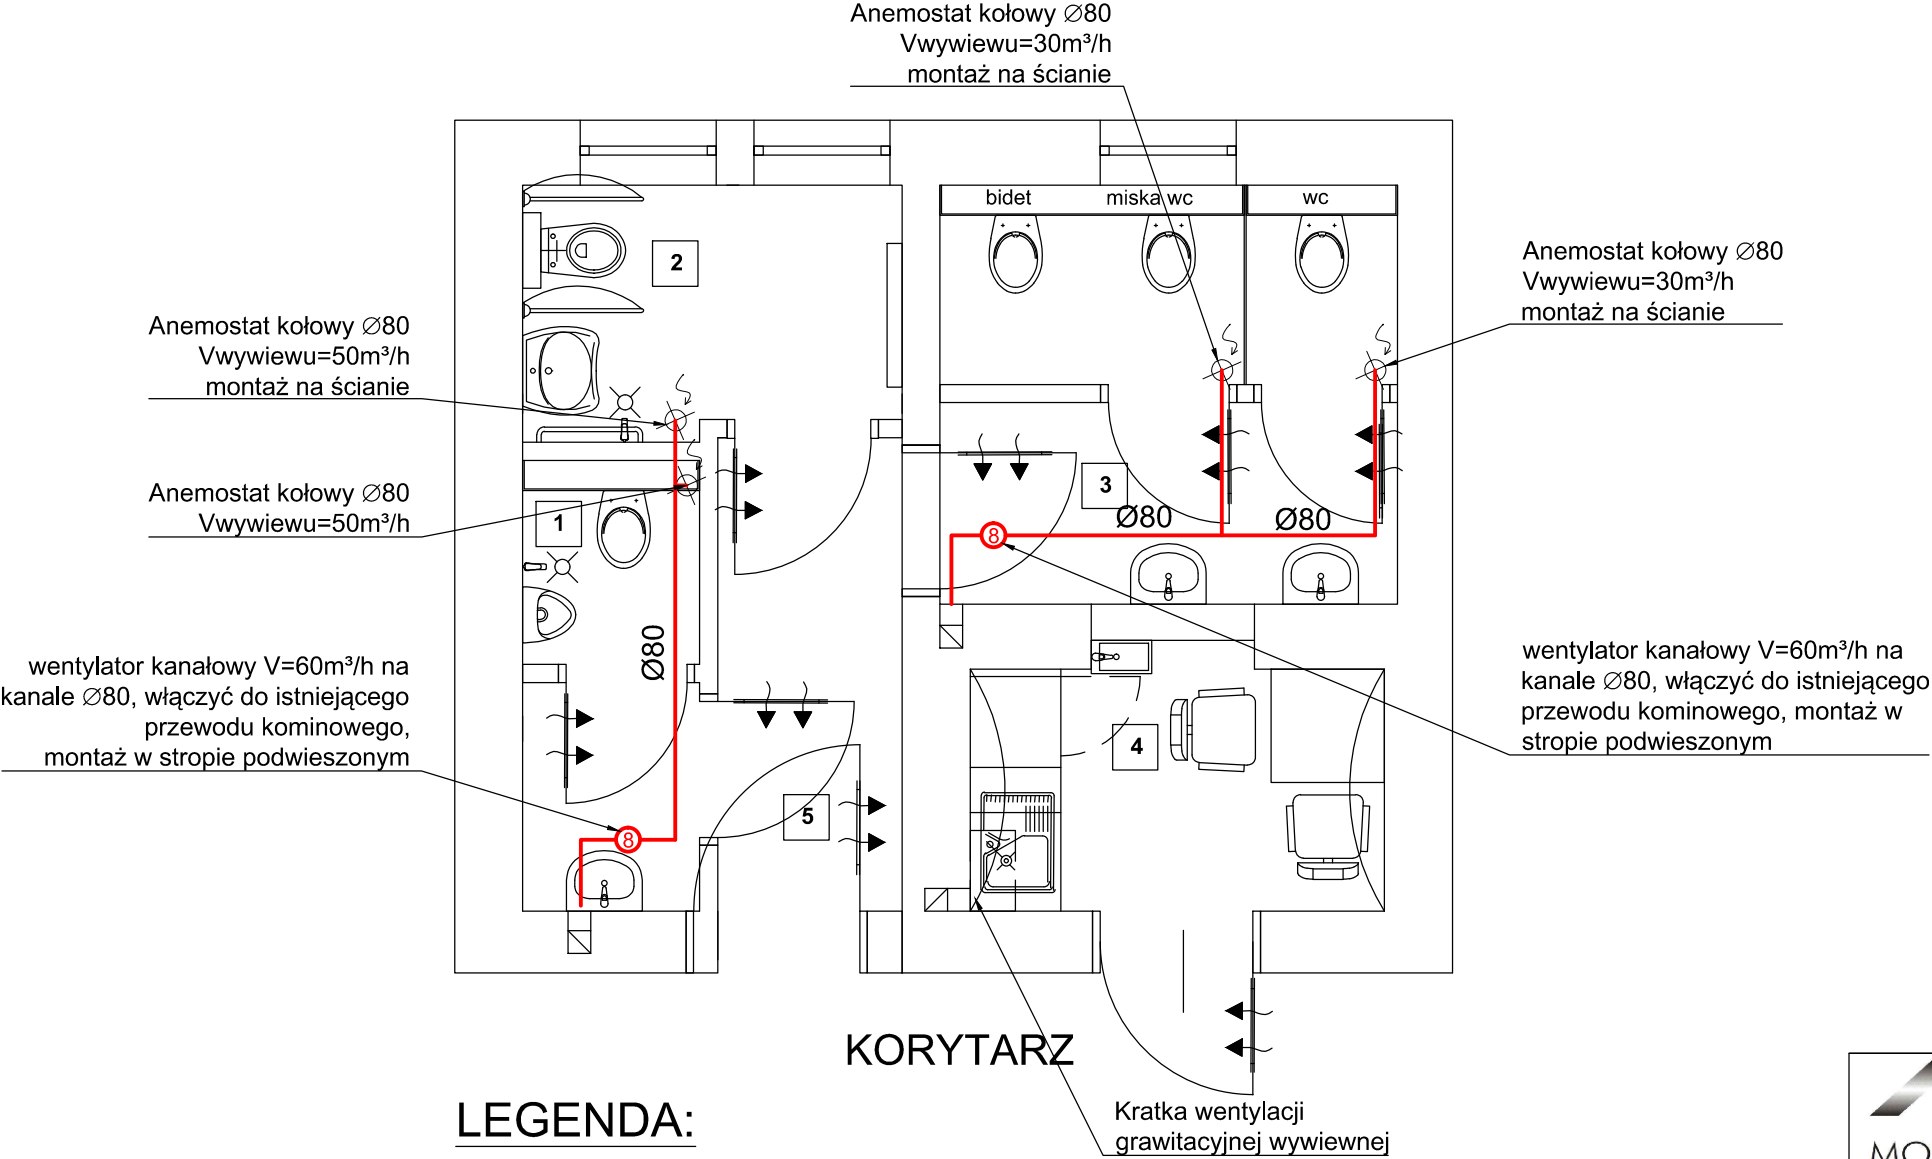

## LEGENDA:

— - projektowany kanał wentylacji - wywiew



Pracownia Projektowa i Realizacja  
Inwestycji MONARCH Monika Szumielska  
NIP 697-145-90-00  
tel. 691 126 007  
monika@monarch.com.pl  
ul. Karpińskiego 16, 64-100 Leszno  
Adres biura: ul. Okrężna 10/14, 64-100 Leszno

|  |  |
|--|--|
| DOSTOSOWANIE SANITARIATÓW URZĘDU MIEJSKIEGO GMINY RAWICZ<br>DLA POTRZEB OSÓB NIEPEŁNOSPRAWNYCH   |  |
| Temat :  |  |
| RZUT PARTERU<br>WENTYLACJA   |  |
| Nazwa rysunku :  |  |
| SKALA : 1:50   | Branża : INSTALACJE SANITARNE  |
| Nr rys. : S.04   | działka nr. ewid. 488/7, obręb nr 0001 Rawicz,<br>nr jednostki ewid. 302205_4 Rawicz |
| DATA : 04/2024   | INWESTOR : GMINA RAWICZ<br>ul. Piłsudskiego 21, 63-900 Rawicz                        |
| mgr inż. Kamila Szyszka<br>uprawnienia budowlane do projektowania w specjalności architektonicznej bez ograniczeń<br>nr ewid. WKP/0190/PWOS/22 |  |
| STADIUM OPRACOWANIA: PT  |  |